

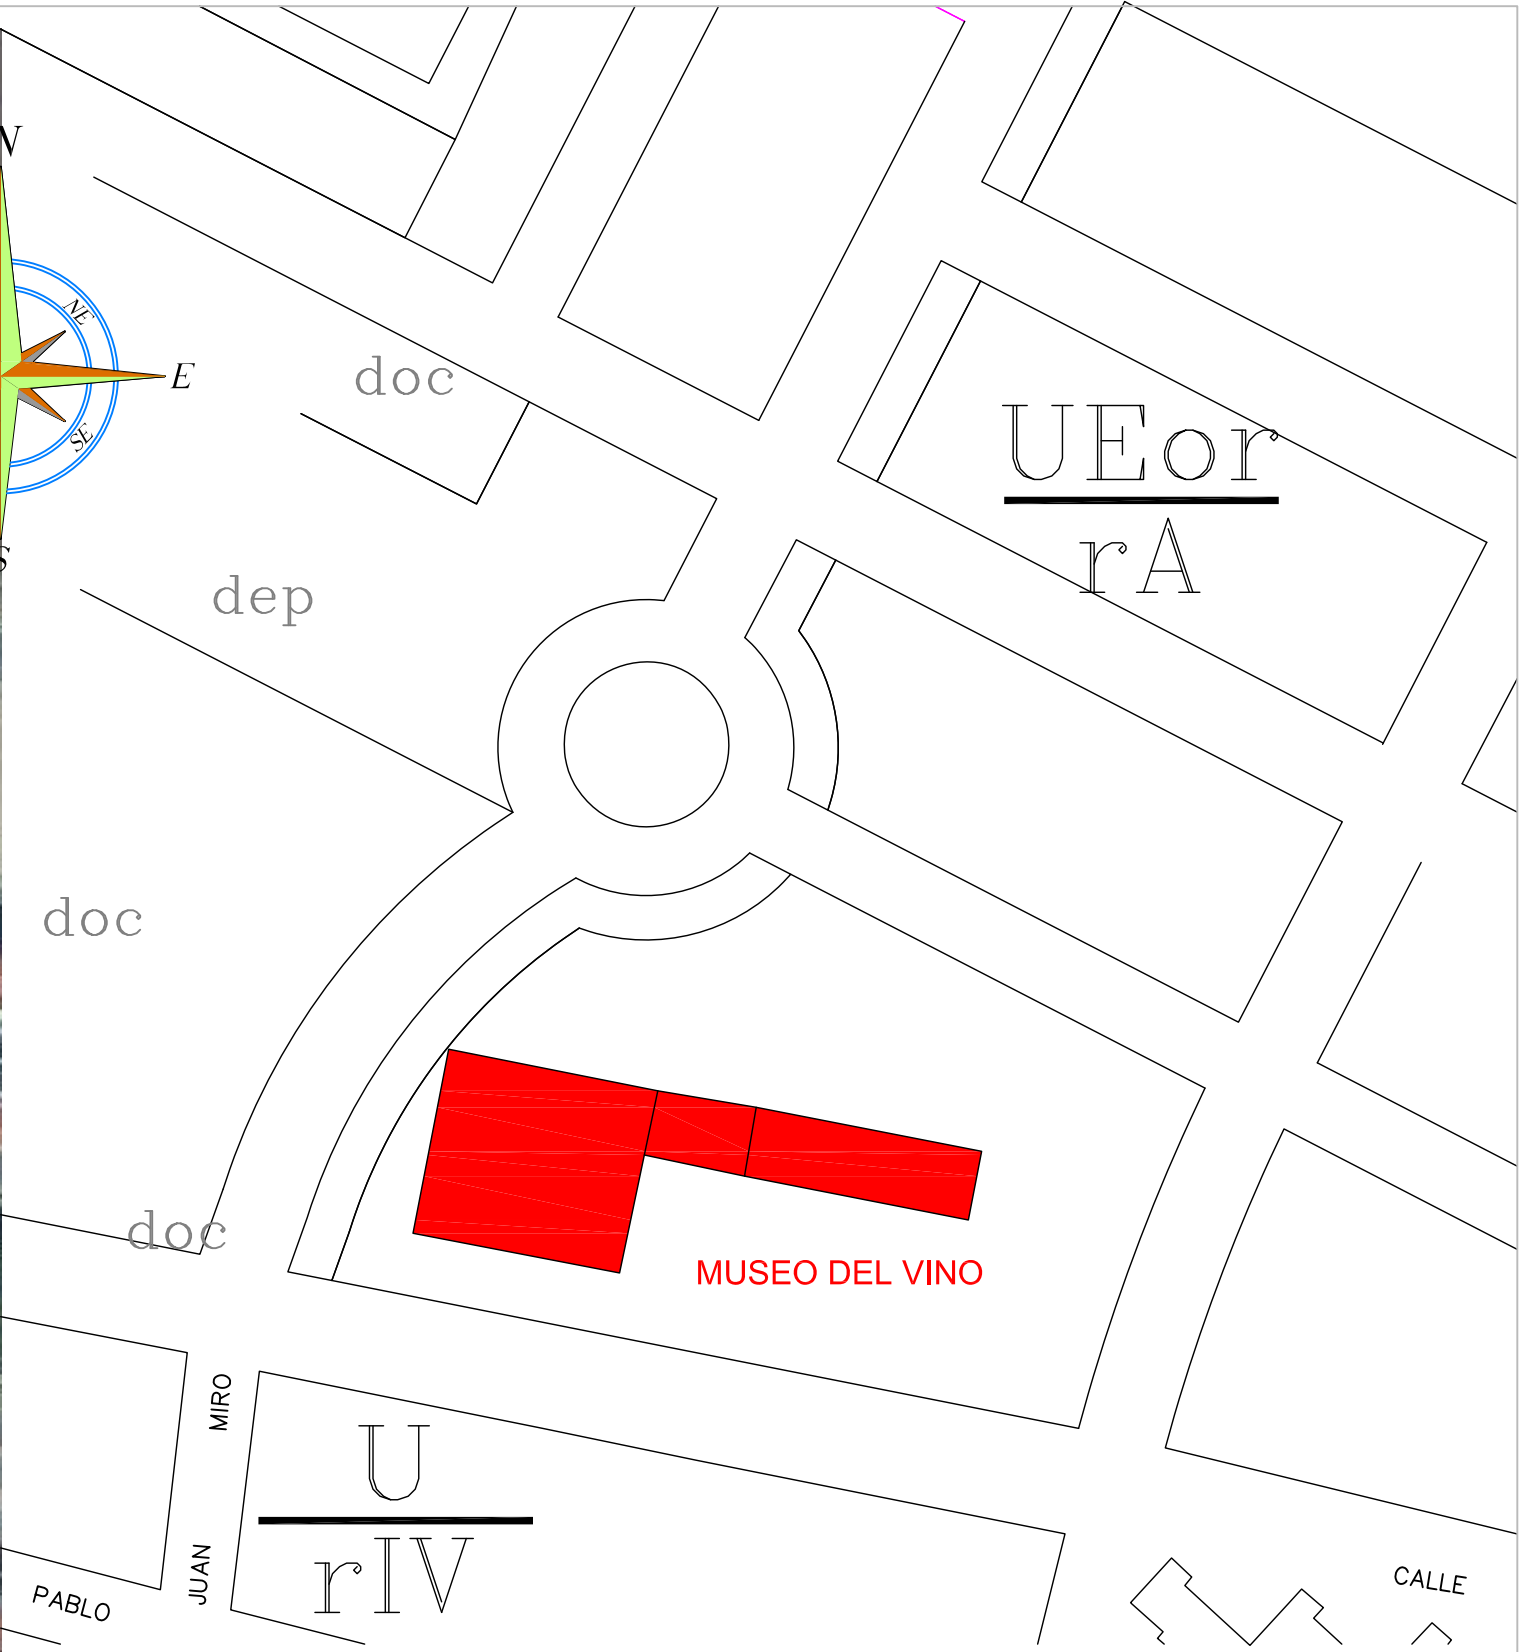
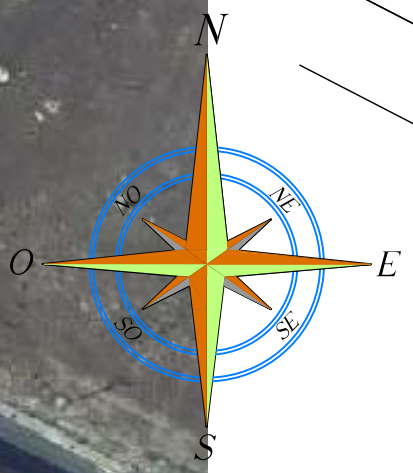

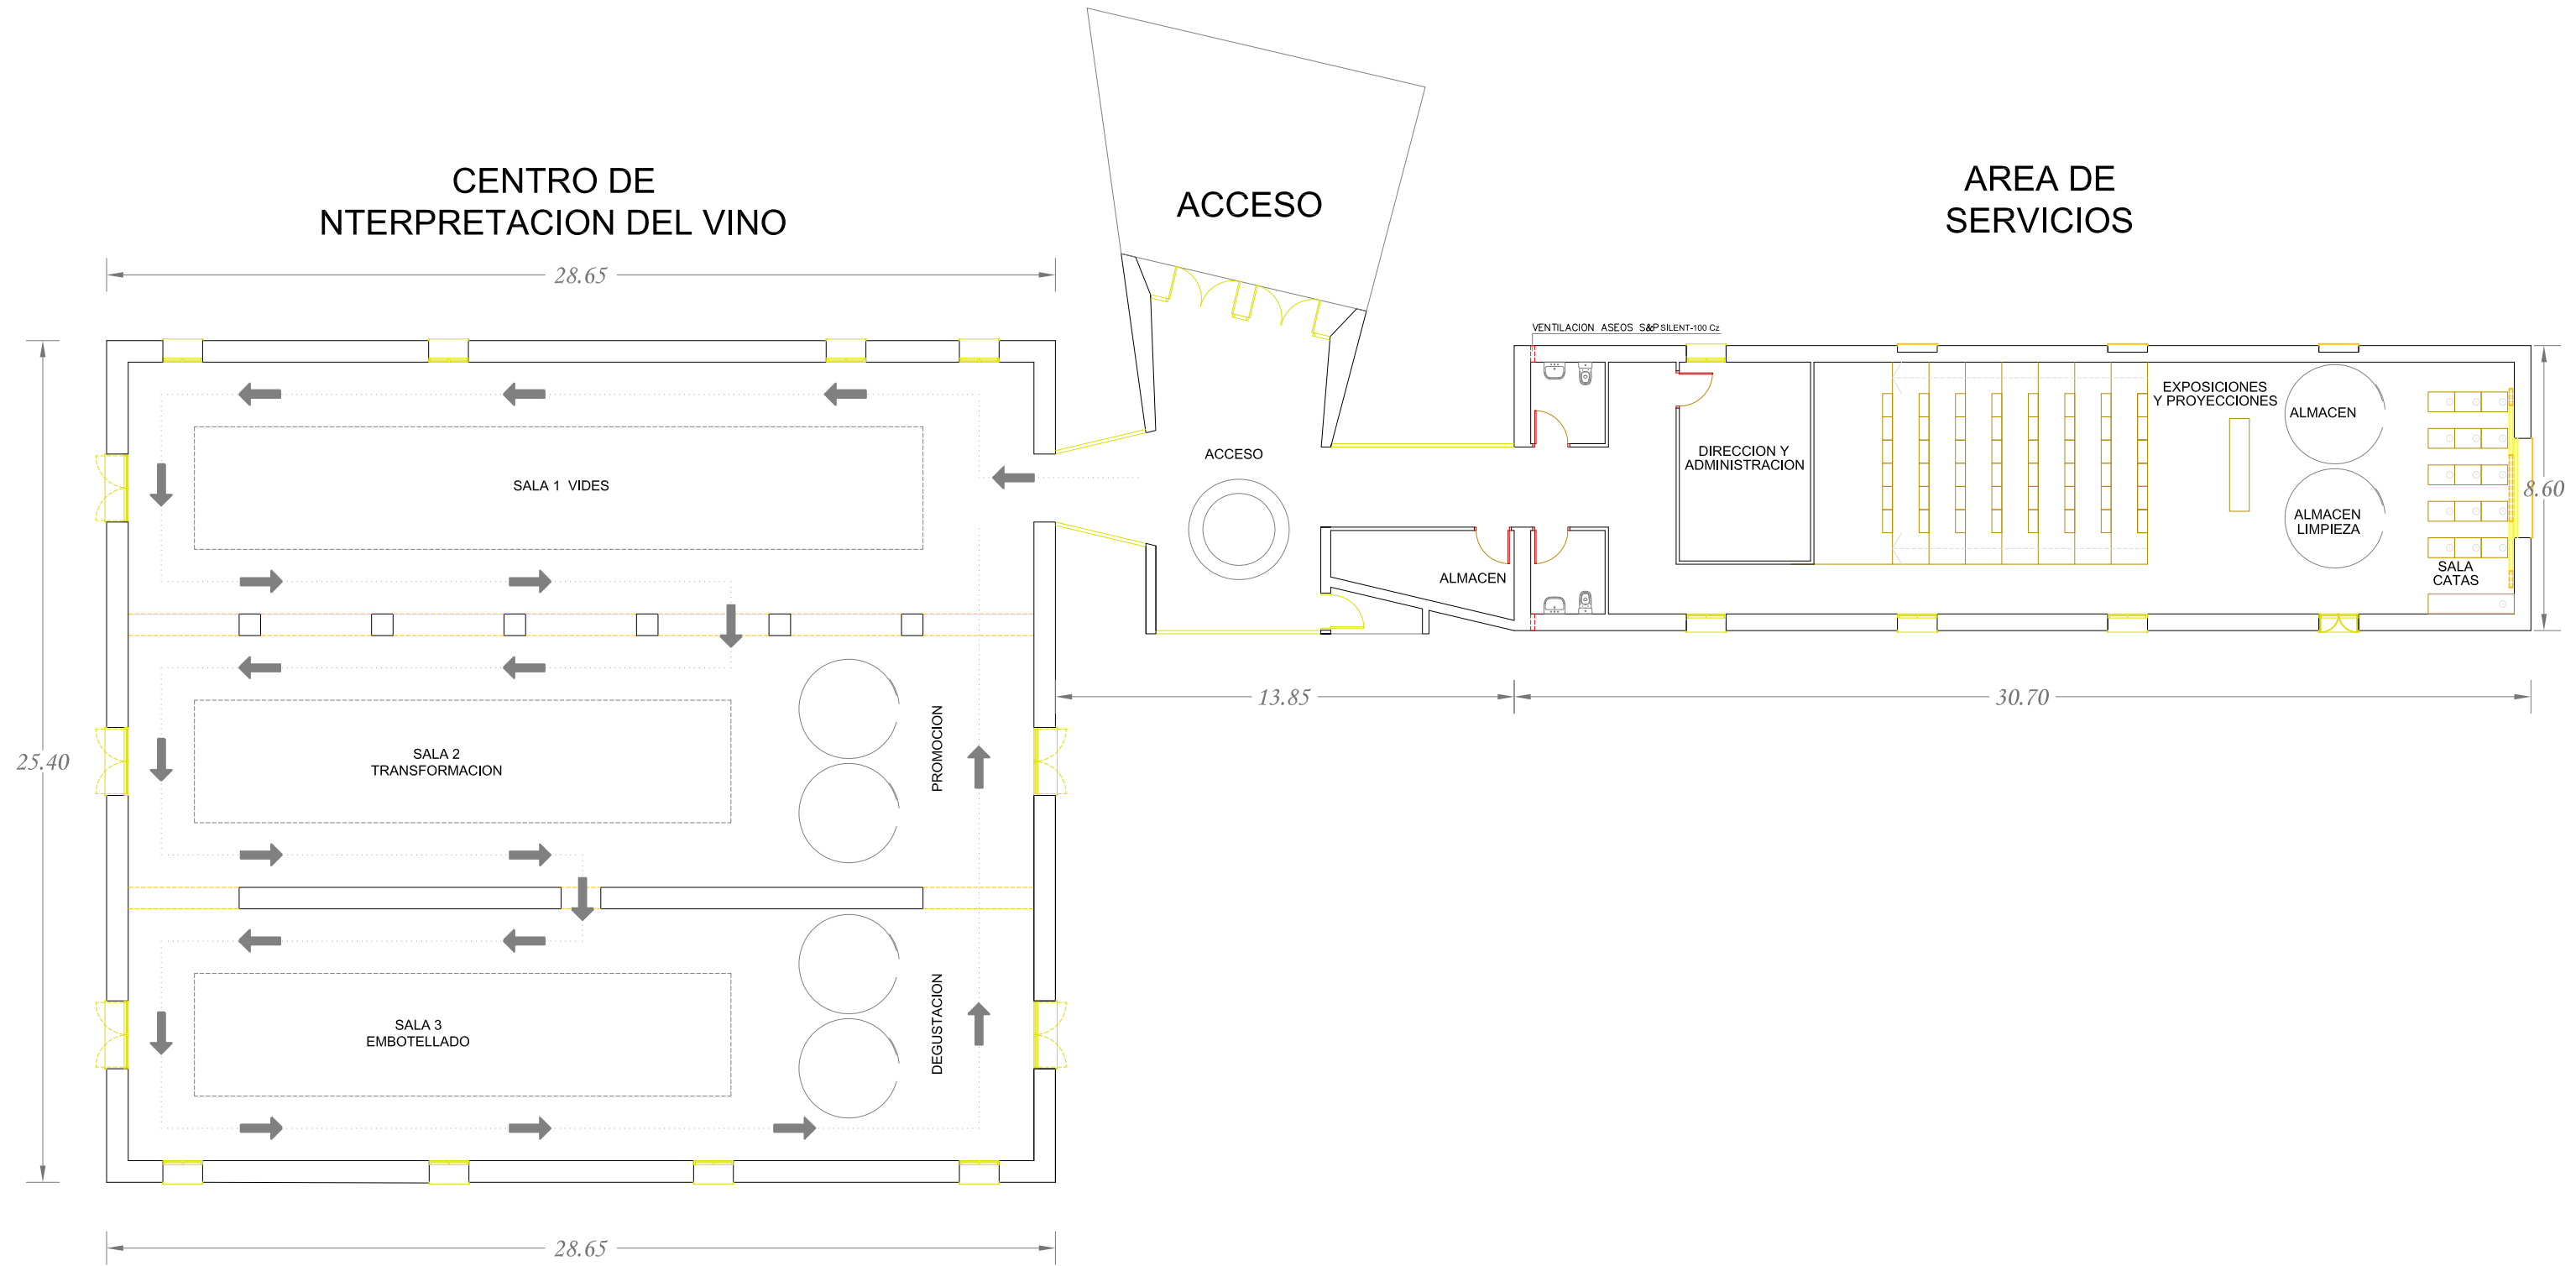
 Excmo. ayuntamiento de Jumilla	Concejalía de Agricultura		ING. TEC. INDUSTRIAL MUNICIPAL
	PLANO : PLANO DE ZONIFICACIÓN		
	UBICACION : Museo del vino - Jumilla		
	ESCALA 1/50000 N°. PLANO 1	PROYECTO : INSTALACIÓN DE CLIMATIZACIÓN EN CENTRO DE INTERPRETACIÓN DEL VINO	

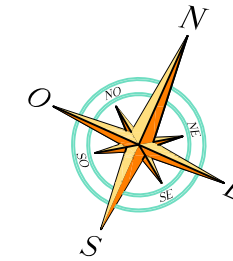


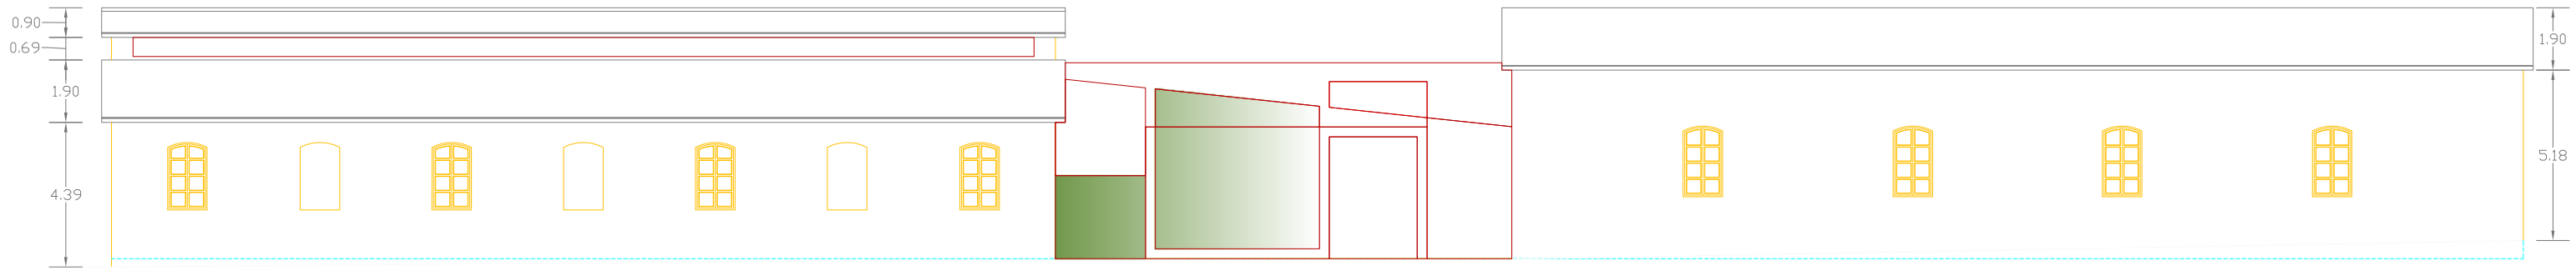
 Excmo. ayuntamiento de jumilla	Concejalía de Agricultura	ING. TEC. INDUSTRIAL
	PLANO : PLANO DE SITUACIÓN	
	UBICACION : Museo del vino - Jumilla	
ESCALA 1/10000	PROYECTO : INSTALACIÓN DE CLIMATIZACIÓN EN CENTRO DE INTERPRETACIÓN DEL VINO	Damián Monreal Palencia Colegiado nº: 3.980
N°. PLANO 2		FECHA Feb. 2014



 Excmo. ayuntamiento de jumilla	Concejalía de Agricultura		ING. TEC. INDUSTRIAL MUNICIPAL
	PLANO : PLANO DE EMPLAZAMIENTO		
ESCALA 1/1000	UBICACION : Museo del vino - Jumilla		Damián Monreal Palencia Colegiado nº: 3.980
N°. PLANO 3	PROYECTO : INSTALACIÓN DE CLIMATIZACIÓN EN CENTRO DE INTERPRETACIÓN DEL VINO		



 Excmo. ayuntamiento de jumilla	Concejalía de Agricultura	ING. TEC. INDUSTRIAL MUNICIPAL
	PLANO : PLANO DE PLANTA GENERAL	
	UBICACION : Museo del vino - Jumilla	
ESCALA 1/200	PROYECTO : INSTALACIÓN DE CLIMATIZACIÓN EN CENTRO DE INTERPRETACIÓN DEL VINO	Damián Monreal Palencia Colegiado nº: 3.980
Nº. PLANO 4		FECHA Feb. 2014




ALZADO SUR




ALZADO ESTE




ALZADO OESTE

SECCIÓN ALZADO ESTE

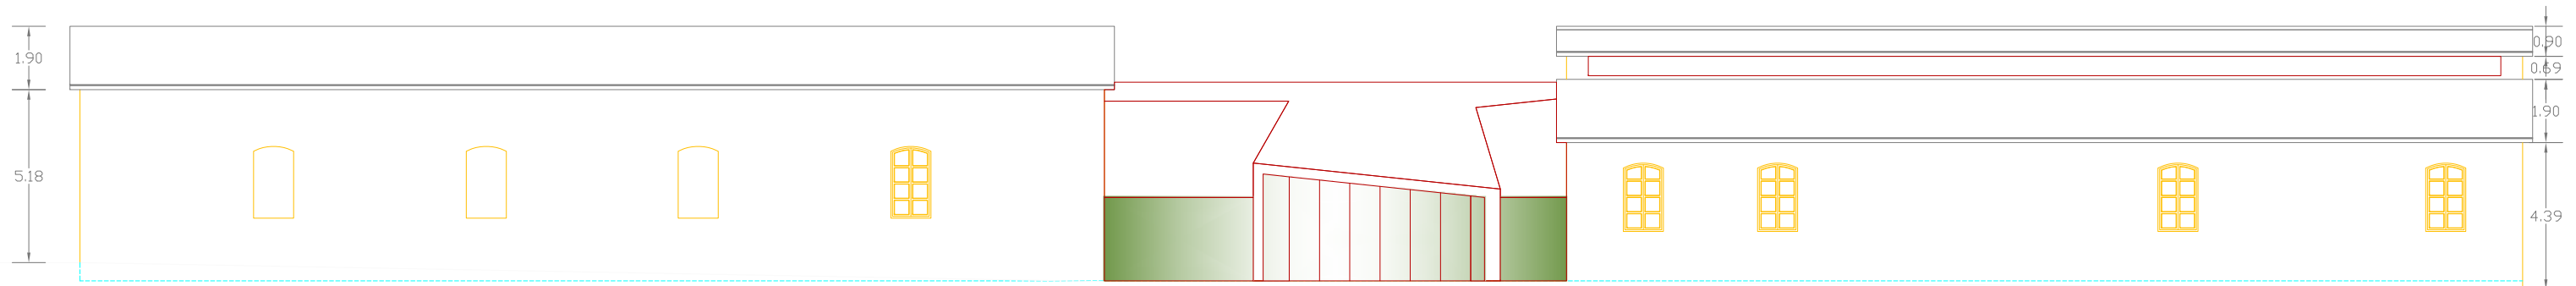


ALZADO NORTE

 Excmo. ayuntamiento de jumilla	Concejalía de Agricultura	ING. TEC. INDUSTRIAL MUNICIPAL
	PLANO : PLANO DE ALZADOS	
	UBICACION : Museo del vino - Jumilla	
ESCALA 1/200	PROYECTO : INSTALACIÓN DE CLIMATIZACIÓN EN CENTRO DE INTERPRETACIÓN DEL VINO	Damián Monreal Palencia Colegiado nº: 3.980
N°. PLANO 5		FECHA Feb. 2014

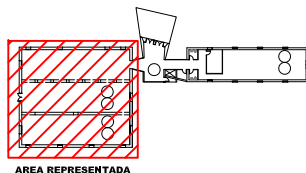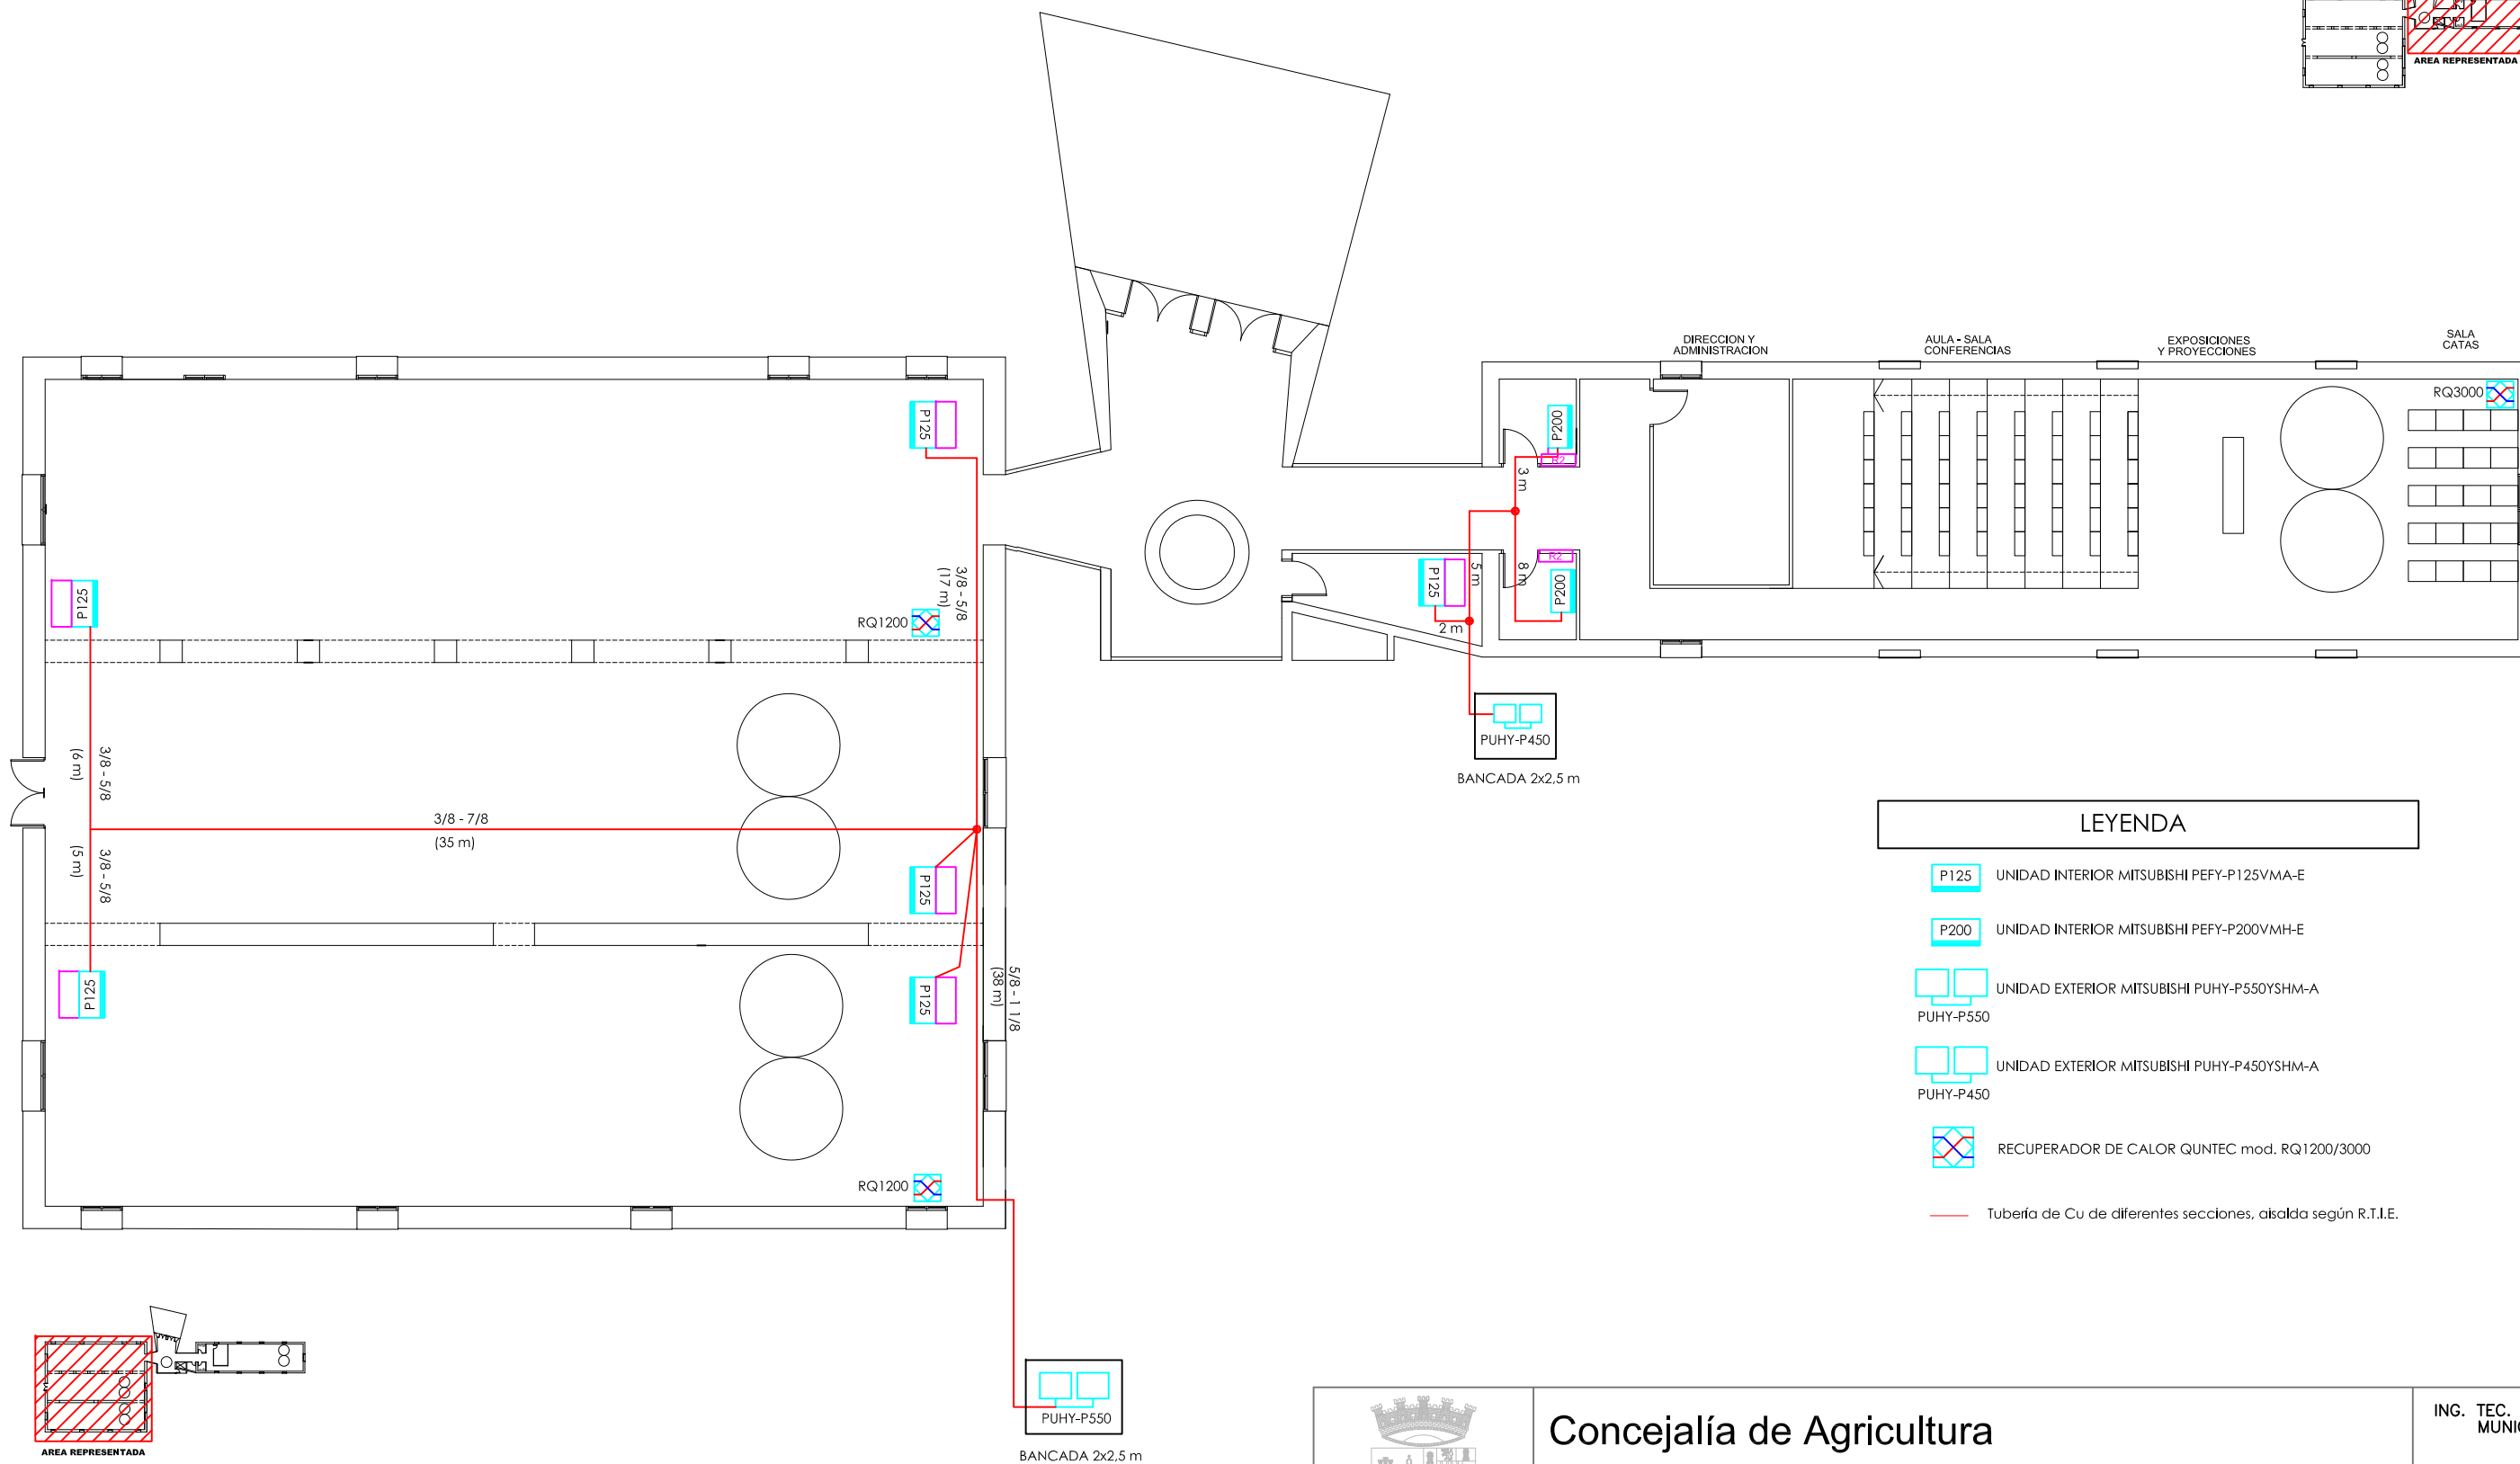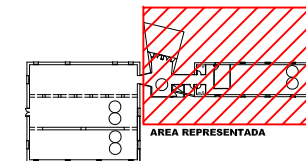

LEYENDA	
	UNIDAD INTERIOR MITSUBISHI PEFY-P125VMA-E
	UNIDAD INTERIOR MITSUBISHI PEFY-P200VMH-E
	UNIDAD EXTERIOR MITSUBISHI PUHY-P550YSHM-A PUHY-P550
	UNIDAD EXTERIOR MITSUBISHI PUHY-P450YSHM-A PUHY-P450
	RECUPERADOR DE CALOR QUNTEC mod. RQ1200/3000
	Tubería de Cu de diferentes secciones, aislada según R.T.I.E.

	Concejalía de Agricultura	ING. TEC. INDUSTRIAL MUNICIPAL
	PLANO : ESQUEMA PLANTA GENERAL CLIMATIZACION	
	UBICACION : Museo del vino - Jumilla	
ESCALA 1/200	PROYECTO : INSTALACIÓN DE CLIMATIZACIÓN EN CENTRO DE INTERPRETACIÓN DEL VINO	Damián Monreal Palencia Colegiado nº: 3.980
Nº. PLANO 6.1		FECHA Feb. 2014

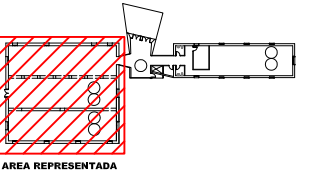

AREA REPRESENTADA

Rejilla metálica exterior con lamas a 45° de dimensiones mínimas 40x40 cm (cubre orificio de diámetro 32 cm)

P125 007

P125 006

P125 008

P125 005


P125 004


RQ1200

RQ1200


Rejilla metálica exterior con lamas a 45° de dimensiones mínimas 40x40 cm (cubre orificio de diámetro 32 cm)

ING. TEC. INDUSTRIAL MUNICIPAL Concejalía de Agricultura	Damían Monreal Palencia Colegiado nº: 3.980	PROYECTO : INSTALACIÓN DE CLIMATIZACIÓN EN CENTRO DE INTERPRETACIÓN DEL VINO	ESCALA 1/200 N.º PLANO 6.2
	FECHA Feb. 2014		

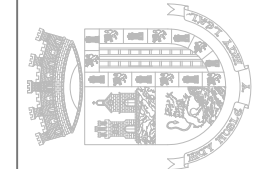

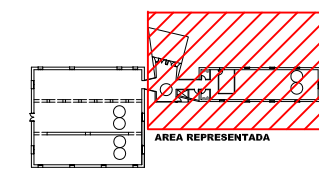


**Rejilla metálica exterior con lamas a 45°
de dimensiones mínimas 50x50 cm
(cubre orificio de diámetro 40 cm)**

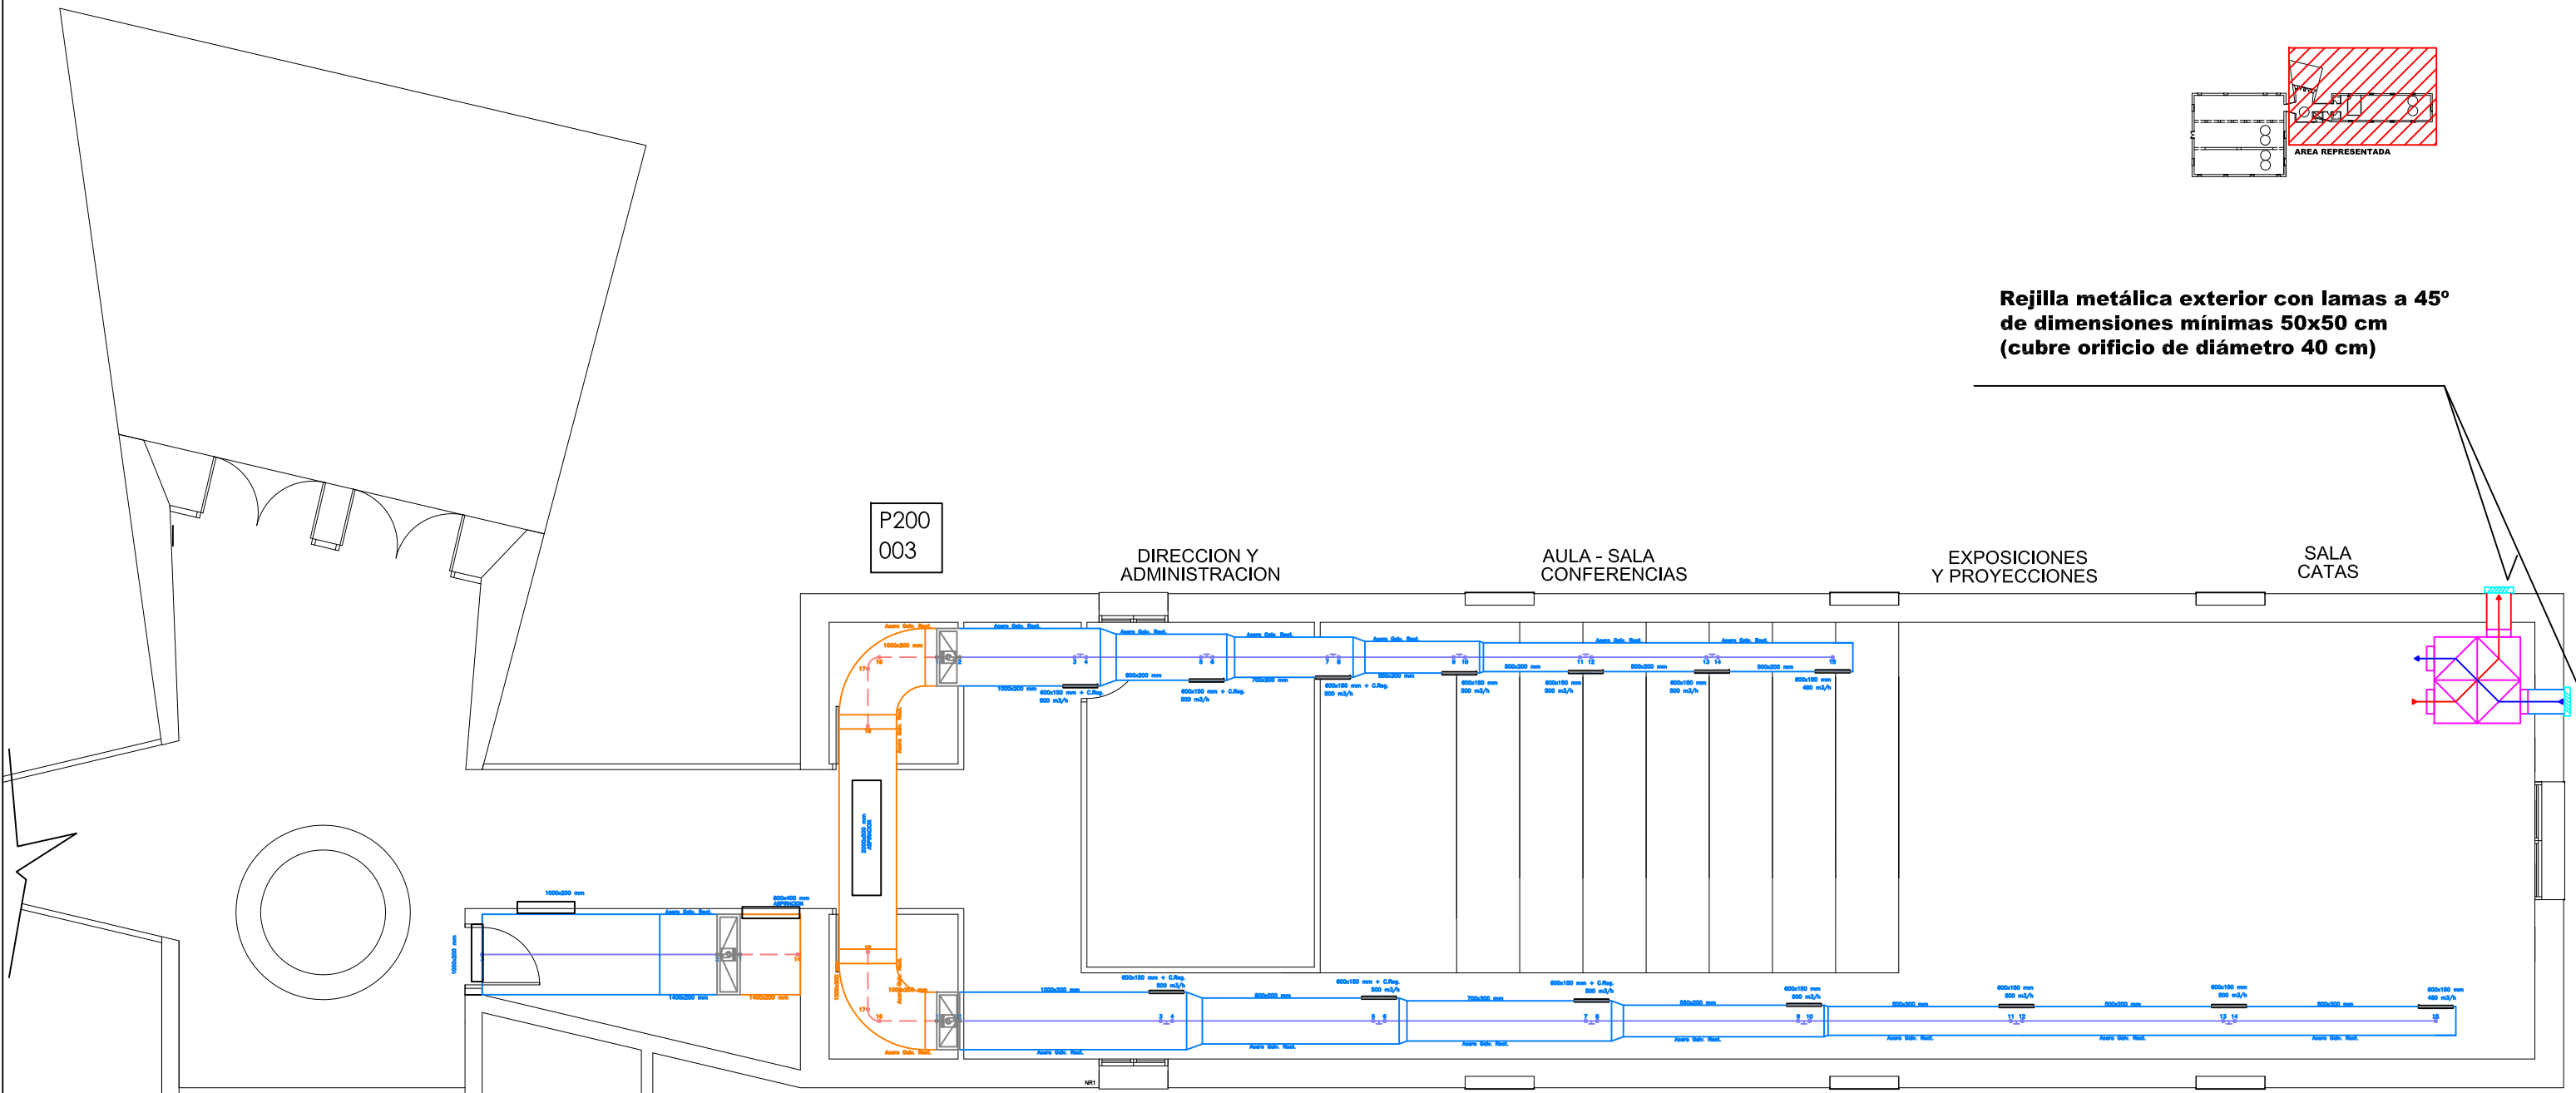


P200
003

P125
001

P200
002

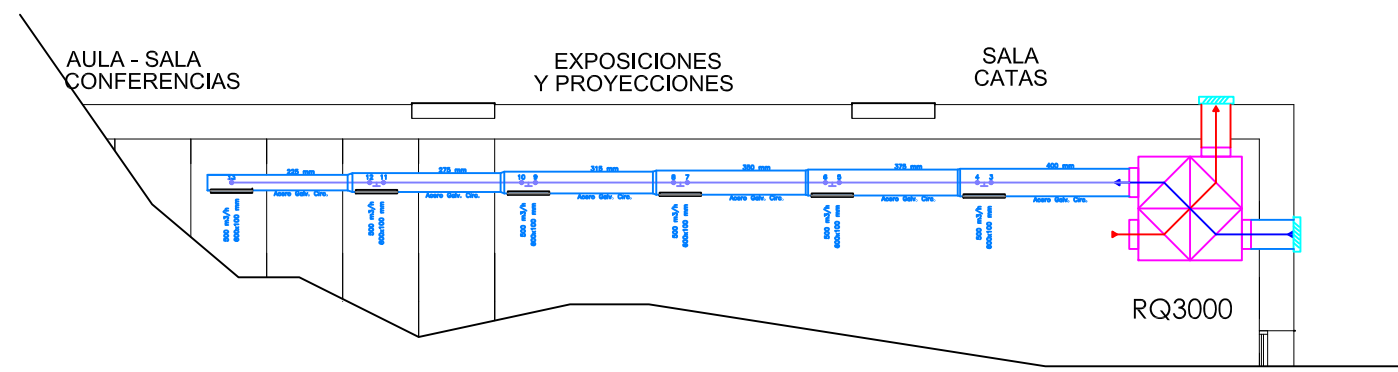

RQ3000

	Concejalía de Agricultura	ING. TEC. INDUSTRIAL MUNICIPAL
	PLANO : PLANTA CONDUCTOS AULA CONFERENCIAS	
	UBICACION : Museo del vino - Jumilla	
ESCALA 1/200	PROYECTO : INSTALACIÓN DE CLIMATIZACIÓN EN CENTRO DE INTERPRETACIÓN DEL VINO	Damián Monreal Palencia Colegiado nº: 3.980
Nº. PLANO 6.3		FECHA Feb. 2014