


PLANO DE SITUACIÓN
E 1/500

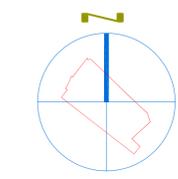

FOTOGRAFÍAS ESTADO ACTUAL



PLANO DE ZONIFICACIÓN
E 1/1000

PROYECTO
PISTA DESCUBIERTA DE FÚTBOL 7
EN POLIDEPORTIVO MUNICIPAL "LA HOYA"
AVDA. DE LEVANTE, S/N
JUMILLA -MURCIA-

EXCMO. AYUNTAMIENTO DE
JUMILLA

PROYECTUO: BÁSICO+EJECUCIÓN

EXYTE. 14-112009
FECHA MARZO 2010
mjc/arada

PLANO DE ZONIFICACIÓN
PLANO DE SITUACIÓN

GI
maría José cerdá
arquitectura

VISADO 18/03/2010
158859/13213
Colegio Oficial de Arquitectos de Murcia/MMPG

Autores: MARIA JOSE CERDA TOMAS

El Colegio garantiza la firma digital de los autores.

RESUMEN DE SUPERFICIES

	SUP. ÚTIL	SUP. CONSTRUÍDA
Pista descubierta	1.526'40 m2	1.526'40 m2
Resto superficie tratada	408'90 m2	408'90 m2
TOTAL SUPERFICIE TRATADA	1.935'30 m2	1.935'30 m2

 ámbito tratado con el proyecto



PROYECTO
 PISTA DESCUBIERTA DE FÚTBOL 7
 EN POLIDEPORTIVO MUNICIPAL "LA HOYA"
 AVDA. DE LEVANTE, S/N
 JUMILLA -MURCIA-

EXCMO. AYUNTAMIENTO DE
JUMILLA

FASE: BÁSICO-EJECUCIÓN

EXPT. 14-112009
 FECHA MARZO 2010
 mjc/arada

PLANTA GENERAL
 SUPERFICIES Y COTAS

E 1/100

 maría José cerdá
 arquitectura

VISADO 18/03/2010
 Normal 158859/13213
 Colegio Oficial de Arquitectos de Murcia (M.P.G.)
 Autores: MARIA JOSE CERDA TOMAS
 El Colegio garantiza la firma digital de los autores.

cota 484.70 m
cota 485.70 m
cota 485.20 m

cota 485.70 m
cota 485.50 m

SECCIÓN TRANSVERSAL

SECCIÓN LONGITUDINAL

PROYECTO
PISTA DESCUBIERTA DE FÚTBOL 7
EN POLIDEPORTIVO MUNICIPAL "LA HOYA"
AVDA. DE LEVANTE, S/N
JUMILLA -MURCIA-

EXCMO. AYUNTAMIENTO DE
JUMILLA

FASE: BÁSICO-EJECUCIÓN

EXPT. 14-112009
FECHA MARZO 2010
mjc/arada

PLANTA GENERAL
REPLANTEO DE PENDIENTES

E 1/100

maría José cerdá
arquitectura

VISADO
Normal
Colegio Oficial de Arquitectos de Murcia (MMPG)
Autores: MARIA JOSE CERDA TOMAS

El Colegio garantiza la firma digital de los autores.

485.23

485.20

485.23

486.02

486.04

485.23

485.22

485.23


485.20

486.67

486.54


486.45

486.45

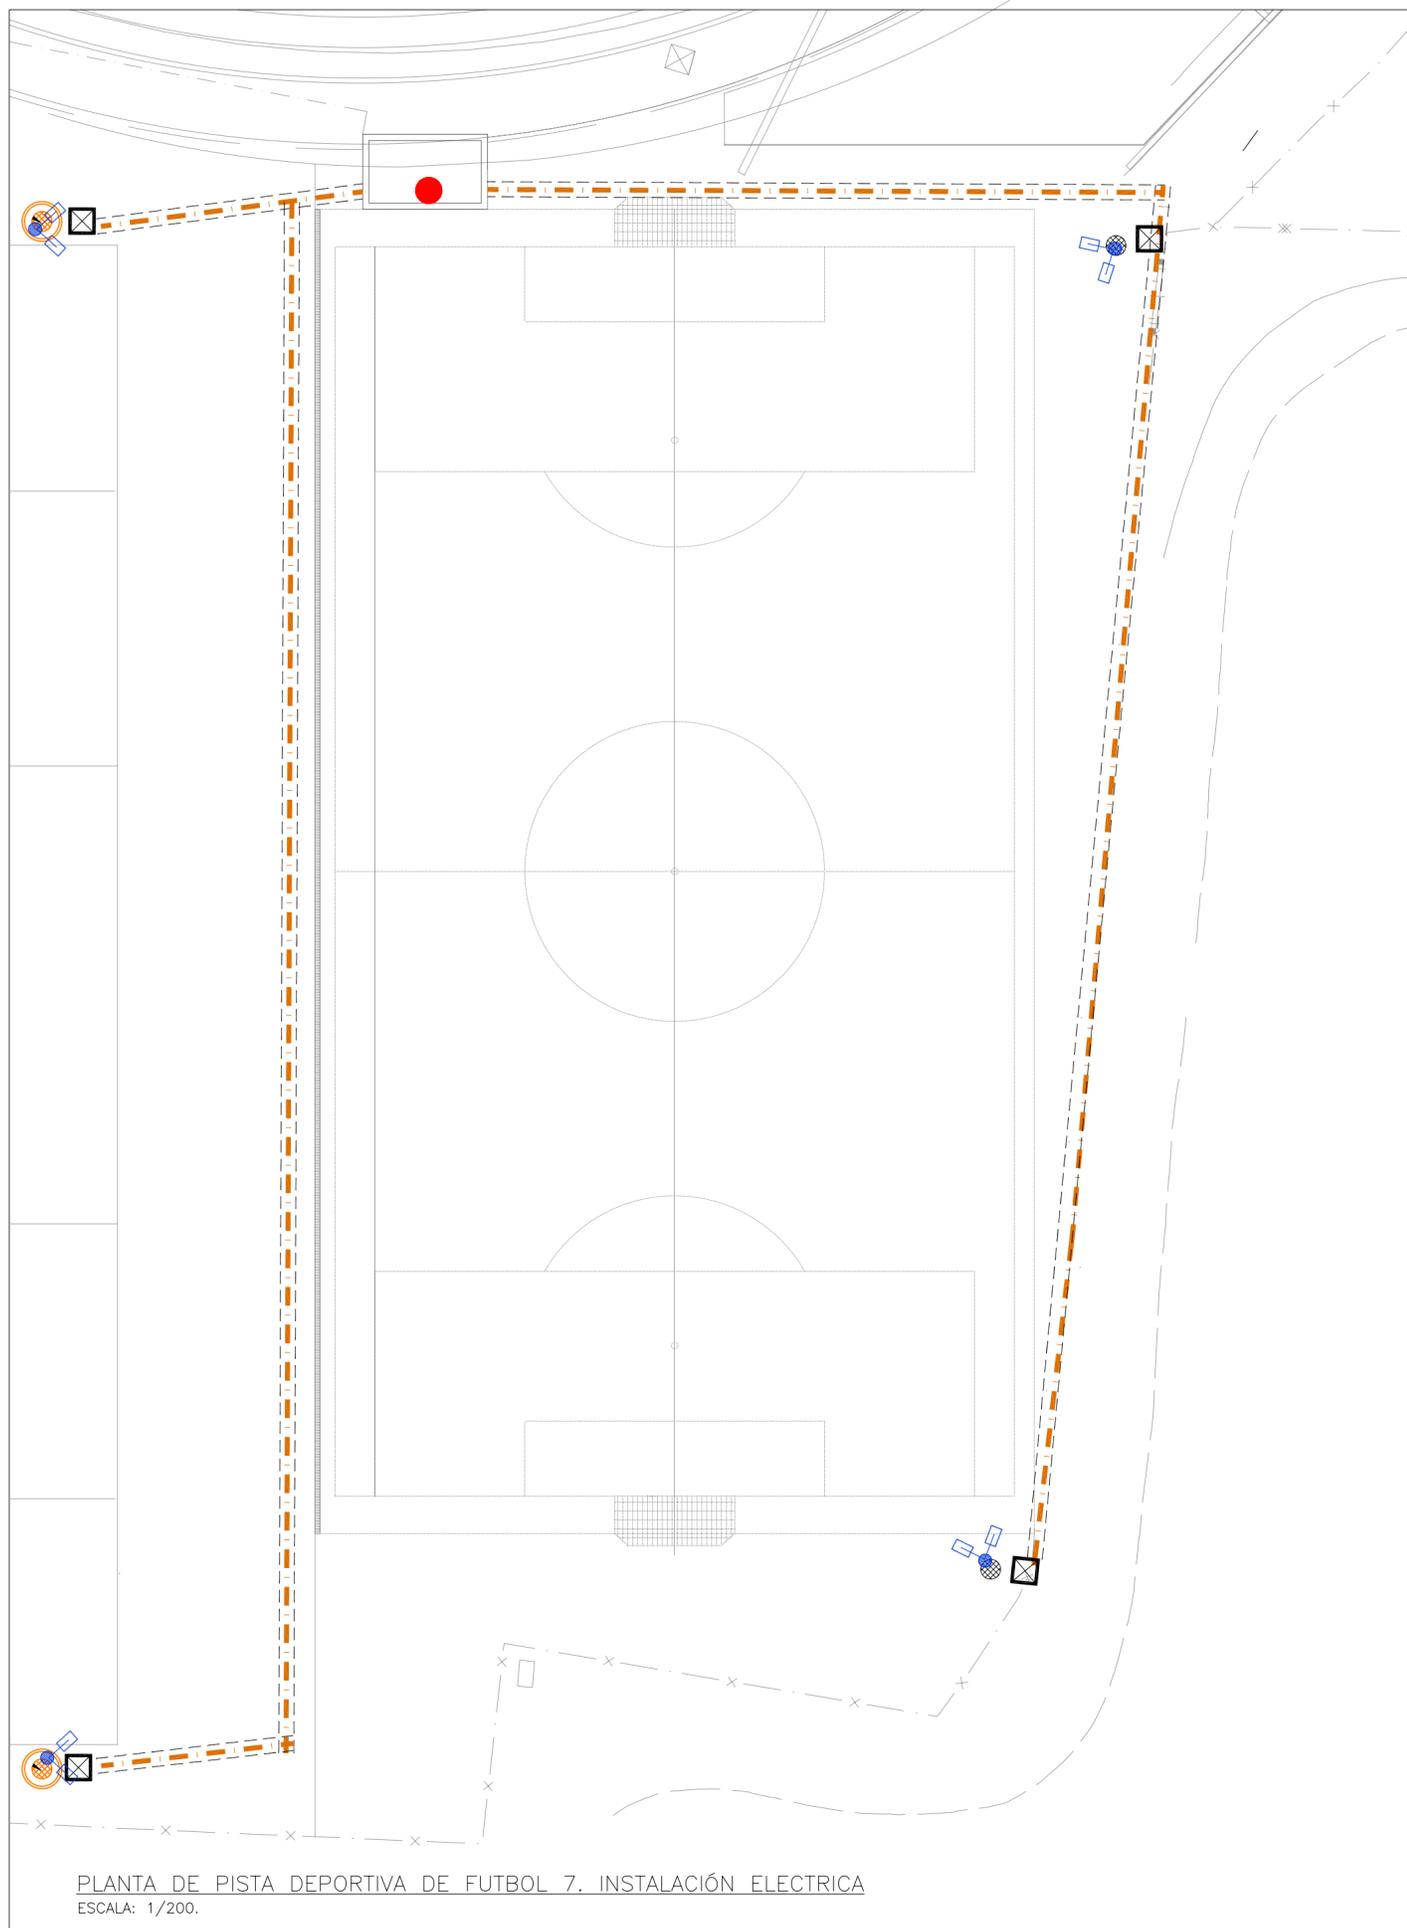

PLANTA DE PISTA DEPORTIVA DE FUTBOL 7. INSTALACIÓN ELÉCTRICA
ESCALA: 1/200.

Cuadro General de Mando y Protección

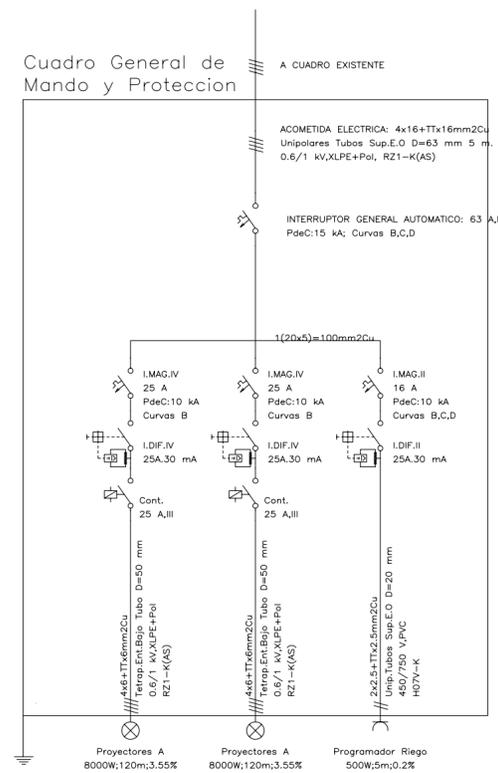

ESQUEMA UNIFILAR
S/E

LEYENDA INSTALACIÓN ELÉCTRICA

-  TORRE DE ALUMBRADO EXISTENTE
-  BACULO DE ALUMBRADO ALTURA 10 M A INSTALAR
-  ARQUETA REGISTRABLE 63X63X80 cm
-  CANALIZACIÓN ELÉCTRICA 1 TUBO PVC Ø110 mm CON CABLE 0,6-1KV DE 4X6 mm²
-  ZANJA PARA CANALIZACIÓN ELÉCTRICA
-  ACOMETIDA ELÉCTRICA Y C.G.M.P.
-  4 UD LUMINARIAS 1.000 W SBP LASER

NOTAS
 - LAS INSTALACIONES REPRESENTADAS SON ORIENTATIVAS, DEBIENDO REPLANTARSE EN OBRA DE ACUERDO CON LA REALIDAD DE LA MISMA, EN COORDINACIÓN CON OTRAS INSTALACIONES Y SIGUIENDO LAS INSTRUCCIONES DE LA D.F.
 - LOS PLANOS SON SÓLO VÁLIDOS PARA LA INSTALACIÓN REPRESENTADA, NO PUDIENDO USARSE PARA EL REPLANTEO DE ARQUITECTURA, ESTRUCTURA U OTRAS INSTALACIONES.
 - ANTES DE LA EJECUCIÓN DE CUALQUIER PUNTO O ELEMENTO CON CARÁCTER REPETITIVO DEBERÁ PRESENTARSE A LA DIRECCIÓN FACULTATIVA UNA MUESTRA DE DICHA EJECUCIÓN, UNA VEZ APROBADA POR LA DIRECCIÓN FACULTATIVA PODRÁN EJECUTARSE EL RESTO DE UNIDADES.

PROYECTO
 PISTA DESCUBIERTA DE FÚTBOL 7
 EN POLIDEPORTIVO MUNICIPAL "LA HOYA"
 AVDA. DE LEVANTE, S/N
 JUMILLA -MURCIA-

PROMUEVE: EXCMO. AYUNTAMIENTO DE JUMILLA


FASE: BÁSICO+EJECUCIÓN
 EXPTE. 14-112009
 FECHA MARZO 2010
 mjc/arada

INSTALACIÓN ELÉCTRICA
 PLANTA DE RECEPTORES Y CANALIZACIONES

E 1/200

 maría josé cerdá
 arquitectura

 **VISADO** Normal 18/03/2010 158859/13213
 Colegio Oficial de Arquitectos de Murcia MMPPG
 Autores: MARIA JOSE CERDA TOMAS

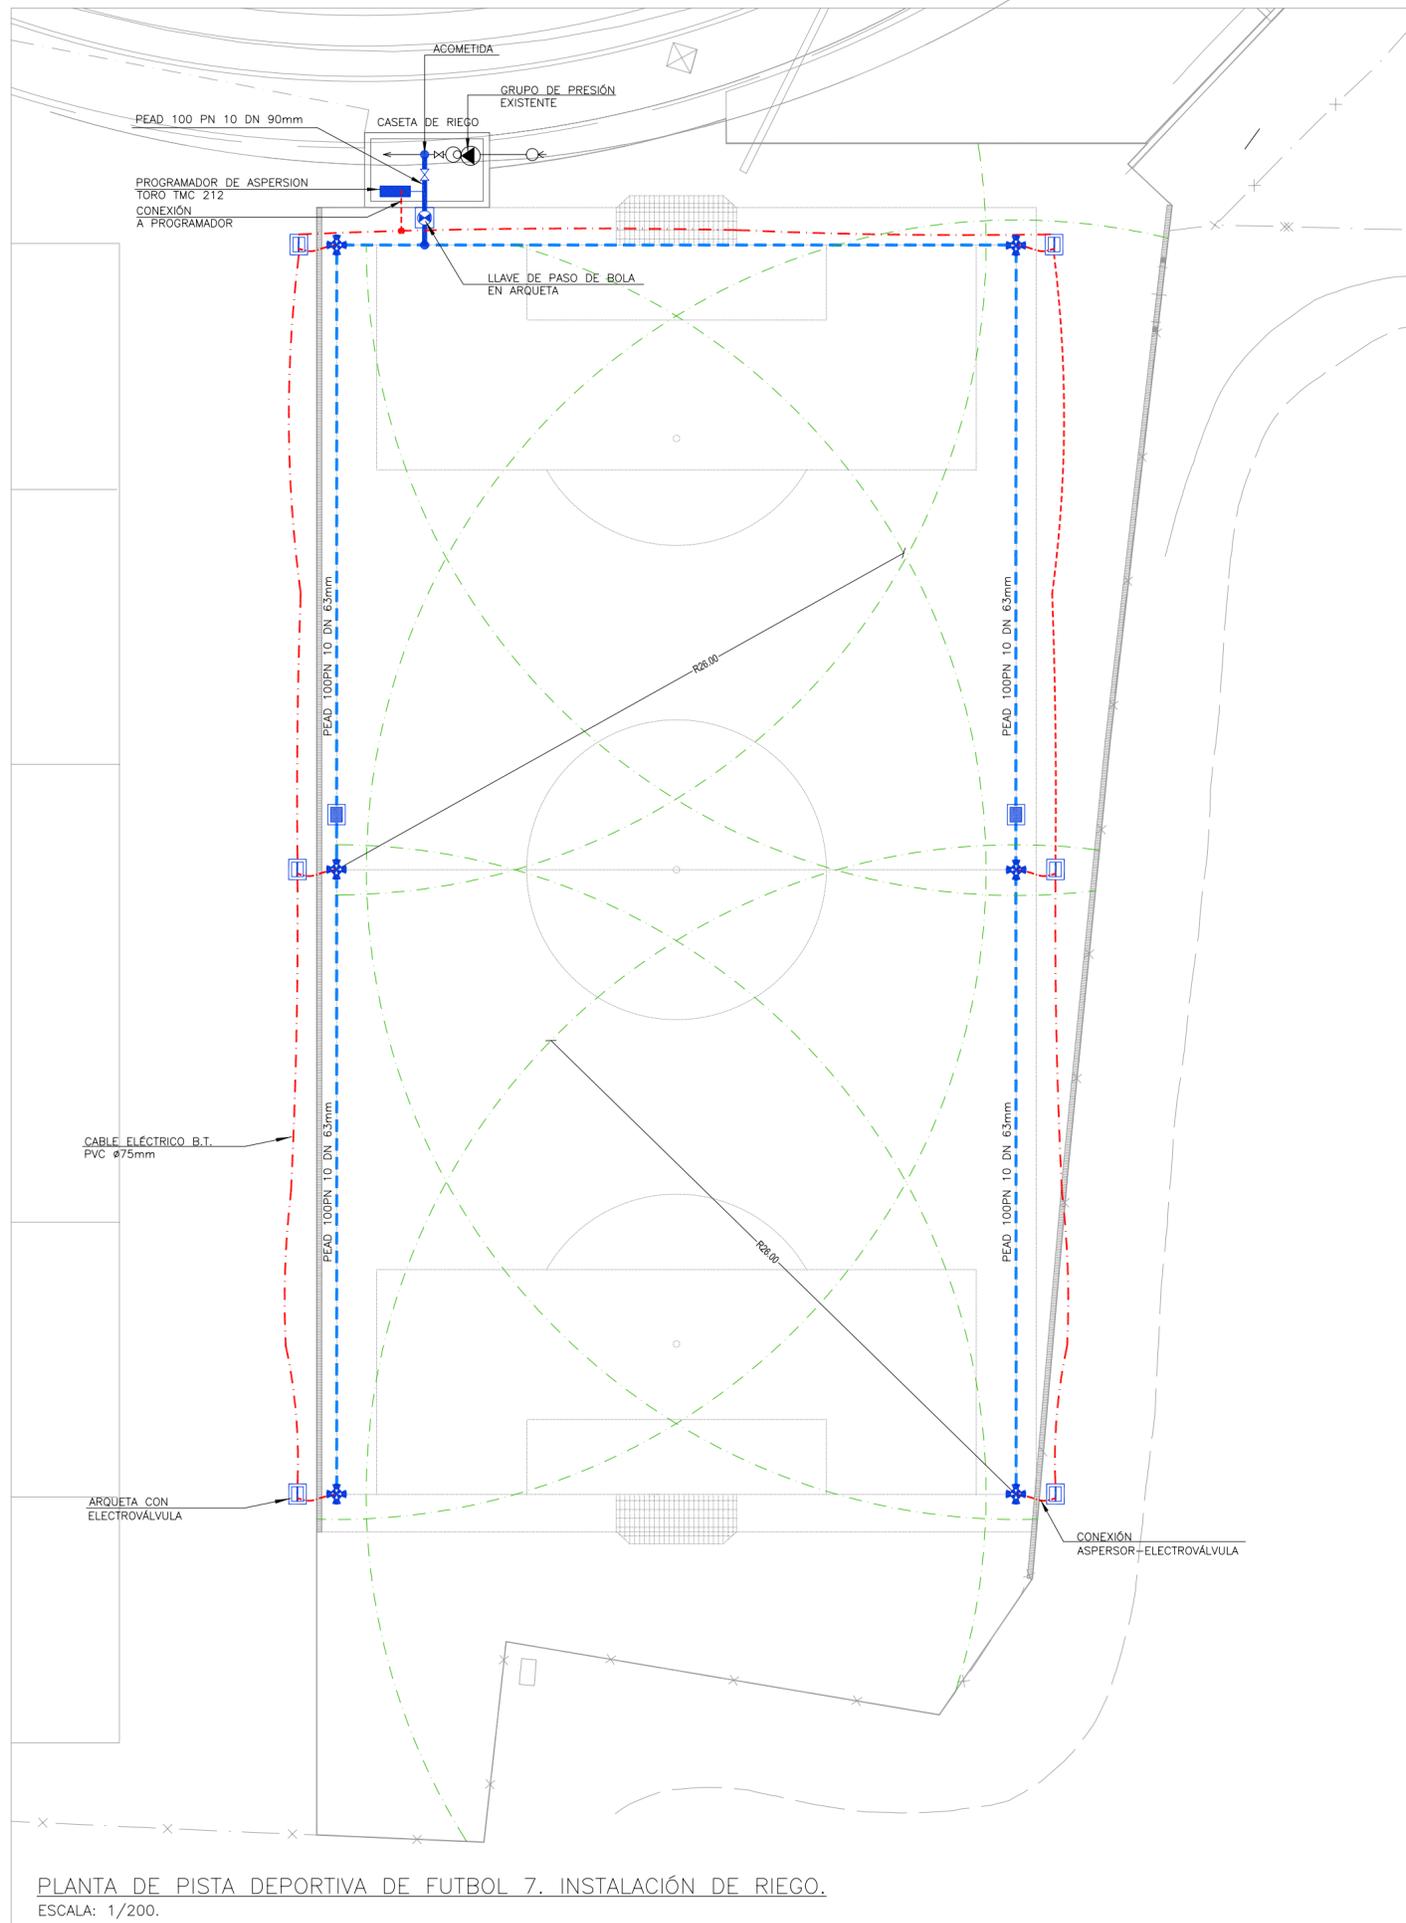

PLANTA DE PISTA DEPORTIVA DE FUTBOL 7. INSTALACIÓN DE RIEGO.
ESCALA: 1/200.

LEYENDA SISTEMA DE RIEGO

-  GRUPO DE PRESIÓN EXISTENTE
-  PROGRAMADOR DE ASPERSION TORO TMC 212
-  ASPERSOR DE RIEGO TORO ELÉCTRICO MODELO 785-735
-  RADIO 26m ALCANCE ASPERSOR DE RIEGO
-  BOCA DE RIEGO CON ACOPLÉ RÁPIDO
-  ARQUETA CON ELECTROVÁLVULA
-  LLAVE DE PASO DE BOLA EN ARQUETA
-  TUBERÍA DE PEAD 100 PN 10 DN 63mm
-  TUBERÍA DE PEAD 100 PN 10 DN 90mm
-  CABLE ELÉCTRICO B.T. PVC ø75mm

NOTA: VER DETALLES EN PLANO IR2.

- NOTAS**
- LAS INSTALACIONES REPRESENTADAS SON ORIENTATIVAS, DEBIENDO REPLANTARSE EN OBRA DE ACUERDO CON LA REALIDAD DE LA MISMA, EN COORDINACIÓN CON OTRAS INSTALACIONES Y SIGUIENDO LAS INSTRUCCIONES DE D.F.
 - LOS PLANOS SON SOLO VALIDOS PARA LA INSTALACIÓN REPRESENTADA, NO PUDIENDO USARSE PARA EL REPLANTEO DE ARQUITECTURA, ESTRUCTURA U OTRAS INSTALACIONES.
 - ANTES DE LA EJECUCIÓN DE CUALQUIER PUNTO O ELEMENTO CON CARÁCTER REPETITIVO DEBERÁ PRESENTARSE A LA DIRECCIÓN FACULTATIVA UNA MUESTRA DE DICHA EJECUCIÓN, UNA VEZ APROBADA POR LA DIRECCIÓN FACULTATIVA PODRÁN EJECUTARSE EL RESTO DE UNIDADES.

PROYECTO
PISTA DESCUBIERTA DE FÚTBOL 7
EN POLIDEPORTIVO MUNICIPAL "LA HOYA"
AVDA. DE LEVANTE, S/N
JUMILLA -MURCIA-

EXCMO. AYUNTAMIENTO DE
JUMILLA



FASE: BÁSICO+EJECUCIÓN

EXPTE. 14-112009

FECHA MARZO 2010

mjc/arada


INSTALACIÓN DE RIEGO
RED DE RIEGO

E 1/200


IRI
maría josé cerdá
arquitectura

PROMUEVE:
 MARÍA JOSÉ CERDÁ TOMÁS ARQUITECTO COLEGIADO N.º 1.462 COMU
 C/ SAN JUAN, 7 9 SAJO
 30200 JUMILLA -MURCIA-
 estudio@iriarquitecturas.es
 móvil: 667.711.465


VISADO 18/03/2010
Normal 158859/13213
Colegio Oficial de Arquitectos de Murcia MMPPG
Visado Telemático
Autores: MARIA JOSE CERDA TOMAS

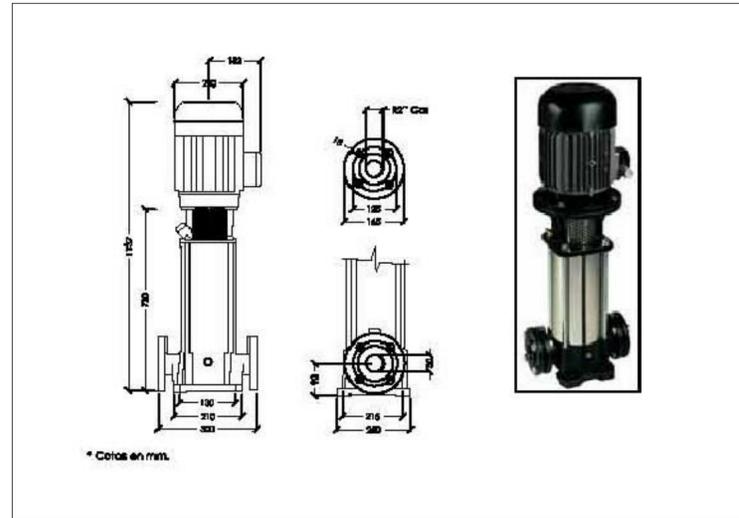


DETALLE DE BOMBA EXISTENTE A CONECTAR.
SIN ESCALA.

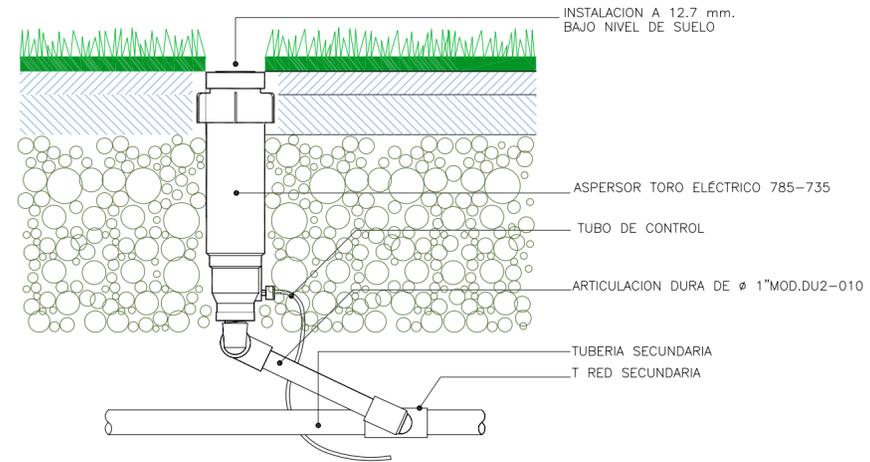

DETALLE DE ASPERSOR CON VÁLVULA HIDRAULICA
INCORPORADA. MODELO 785-735
SIN ESCALA

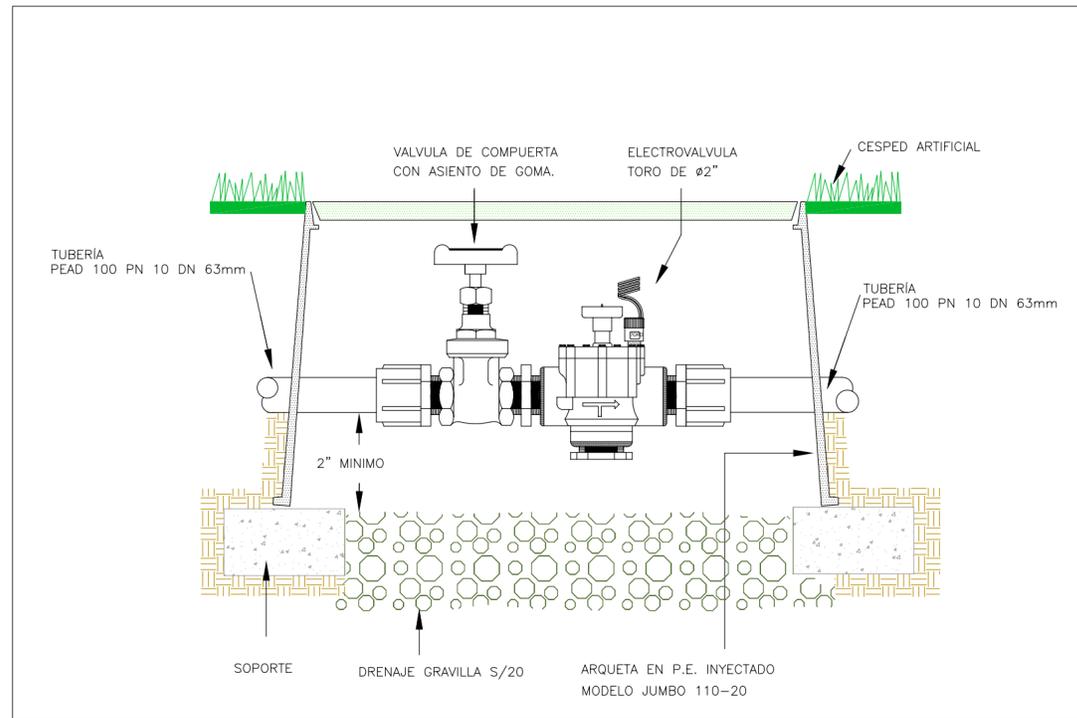

DETALLE DE ARQUETA CON ELECTROVÁLVULA.
SIN ESCALA

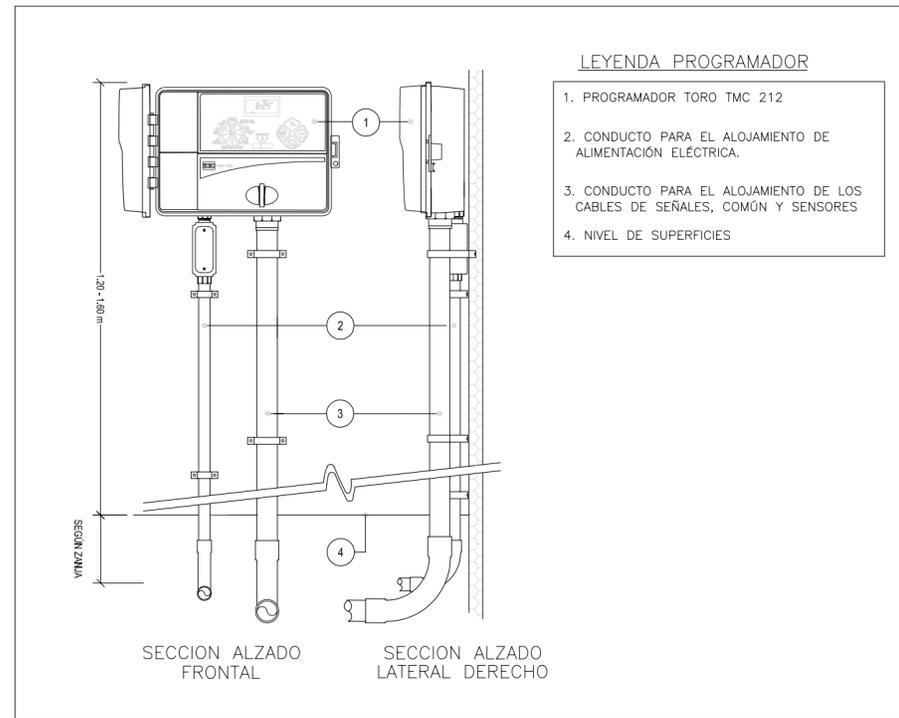

DETALLE DE PROGRAMADOR DE ASPERSIÓN
SIN ESCALA

PROYECTO
PISTA DESCUBIERTA DE FÚTBOL 7
EN POLIDEPORTIVO MUNICIPAL "LA HOYA"
AVDA. DE LEVANTE, S/N
JUMILLA -MURCIA-

PROMUEVE: EXCMO. AYUNTAMIENTO DE
JUMILLA

FASE: BÁSICO+EJECUCIÓN

EXPTE. 14-112009

FECHA MARZO 2010

mjc/arada


INSTALACIÓN DE RIEGO
DETALLES

S/E **IR2**
maría josé cerdá
arquitectura


VISADO
Normal
Colegio Oficial de Arquitectos de Murcia
Autores: MARIA JOSE CERDA TOMAS

18/03/2010
158859/13213

El Colegio garantiza la firma digital de los autores

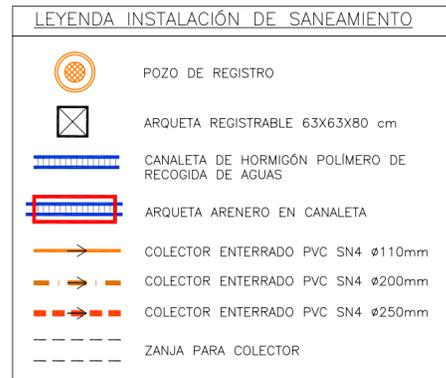

NOTA: VER DETALLES EN PLANO IS2.
NOTAS
 - LAS INSTALACIONES REPRESENTADAS SON ORIENTATIVAS, DEBIENDO REPLANTARSE EN OBRA DE ACUERDO CON LA REALIDAD DE LA MISMA, EN COORDINACIÓN CON OTRAS INSTALACIONES Y SIGUIENDO LAS INSTRUCCIONES DE D.F.
 - LOS PLANOS SON SOLO VALIDOS PARA LA INSTALACIÓN REPRESENTADA, NO PUDIENDO USARSE PARA EL REPLANTEO DE ARQUITECTURA, ESTRUCTURA U OTRAS INSTALACIONES.
 - ANTES DE LA EJECUCIÓN DE CUALQUIER PUNTO O ELEMENTO CON CARÁCTER REPETITIVO DEBERÁ PRESENTARSE A LA DIRECCIÓN FACULTATIVA UNA MUESTRA DE DICHA EJECUCIÓN, UNA VEZ APROBADA POR LA DIRECCIÓN FACULTATIVA PODRÁN EJECUTARSE EL RESTO DE UNIDADES.

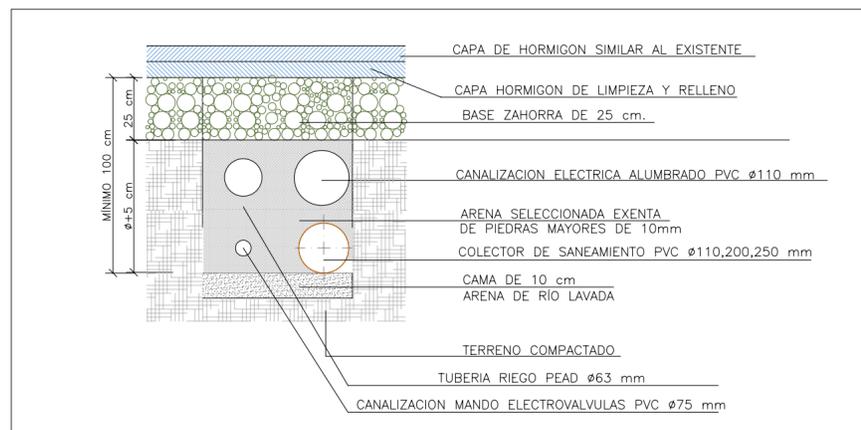

PROYECTO
 PISTA DESCUBIERTA DE FÚTBOL 7
 EN POLIDEPORTIVO MUNICIPAL "LA HOYA"
 AVDA. DE LEVANTE, S/N
 JUMILLA -MURCIA-

PROMUEVE: EXCMO. AYUNTAMIENTO DE JUMILLA

FASE: BÁSICO+EJECUCIÓN

EXPTE. 14-112009

FECHA MARZO 2010

mjc/arada

INSTALACIÓN DE SANEAMIENTO
 RED DE SANEAMIENTO

E 1/200


ISI
 maría josé cerdá
 arquitectura

VISADO Normal 18/03/2010
 158859/13213

Colégio Oficial de Arquitectos de Murcia MMGP


Autores: MARIA JOSE CERDA TOMAS

El Colegio garantiza la firma digital de los autores

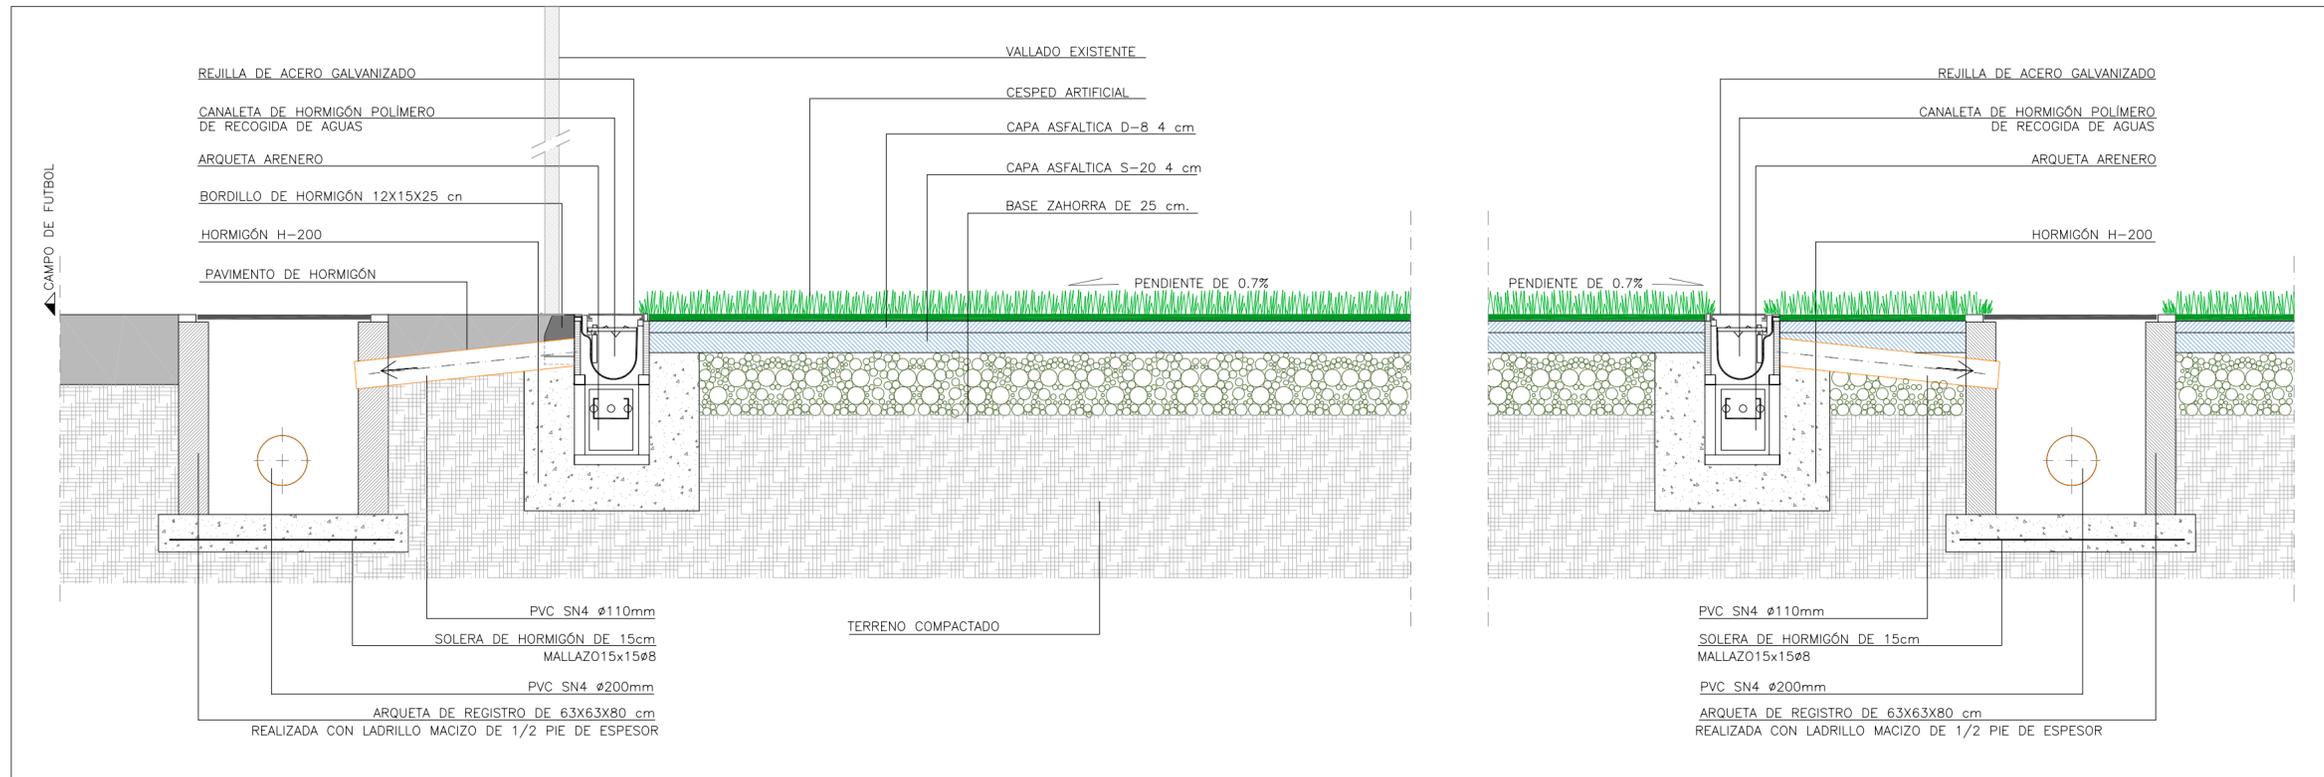


NOTAS
 - LAS INSTALACIONES REPRESENTADAS SON ORIENTATIVAS, DEBIENDO REPLANTARSE EN OBRA DE ACUERDO CON LA REALIDAD DE LA MISMA, EN COORDINACIÓN CON OTRAS INSTALACIONES Y SIGUIENDO LAS INSTRUCCIONES DE LA D.F.
 - LOS PLANOS SON SÓLO VÁLIDOS PARA LA INSTALACIÓN REPRESENTADA, NO PUDIENDO USARSE PARA EL REPLANTEO DE ARQUITECTURA, ESTRUCTURA U OTRAS INSTALACIONES.
 - ANTES DE LA EJECUCIÓN DE CUALQUIER PUNTO O ELEMENTO CON CARÁCTER REPETITIVO DEBERÁ PRESENTARSE A LA DIRECCIÓN FACULTATIVA UNA MUESTRA DE DICHA EJECUCIÓN, UNA VEZ APROBADA POR LA DIRECCIÓN FACULTATIVA PODRÁN EJECUTARSE EL RESTO DE UNIDADES.



DETALLE SECCIÓN A-B. DRENAJE A CANALETA
 ESCALA: 1/10.

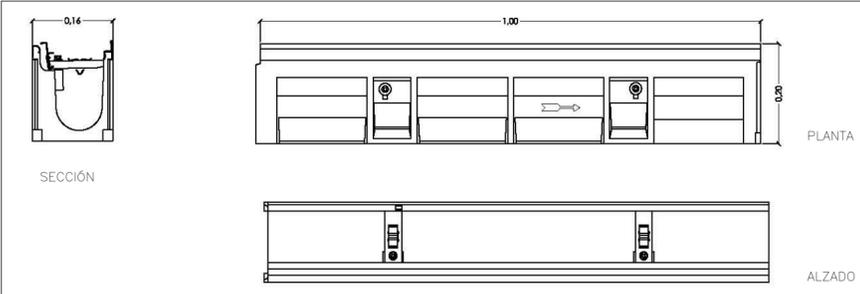

DETALLE DE CANALETA DE HORMIGÓN POLÍMERO.
 SIN ESCALA

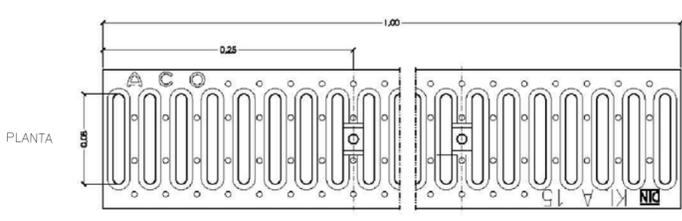


DETALLE DE REJILLA DE ACERO GALVANIZADO
 SIN ESCALA

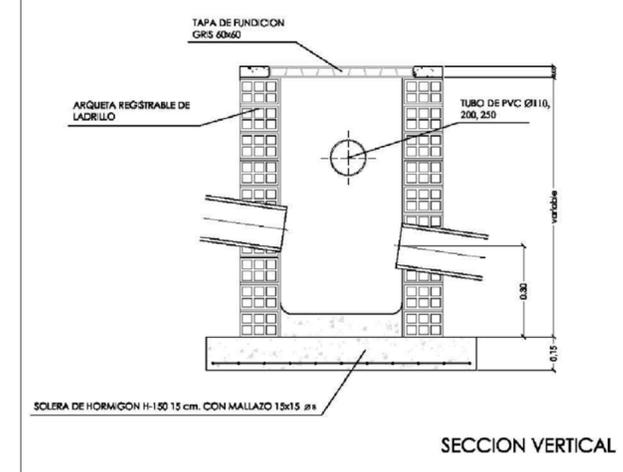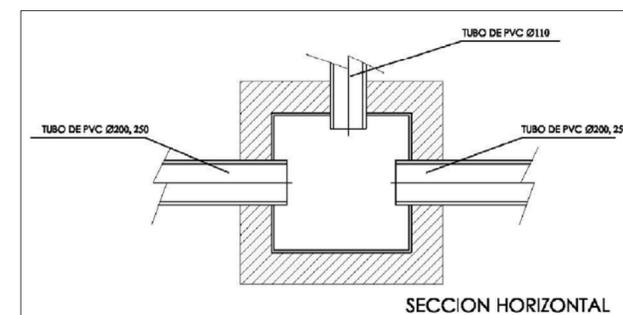


DETALLE ARQUETA REGISTRABLE Y ENTRONQUE DE COLECTORES. SIN ESCALA



DETALLE DE CANALETA.
 SIN ESCALA

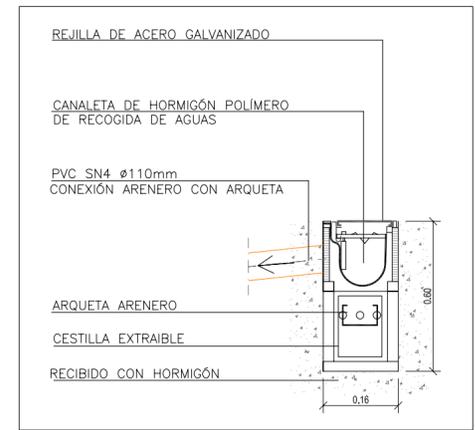

DETALLE ARQUETA-ARENERO
 SIN ESCALA

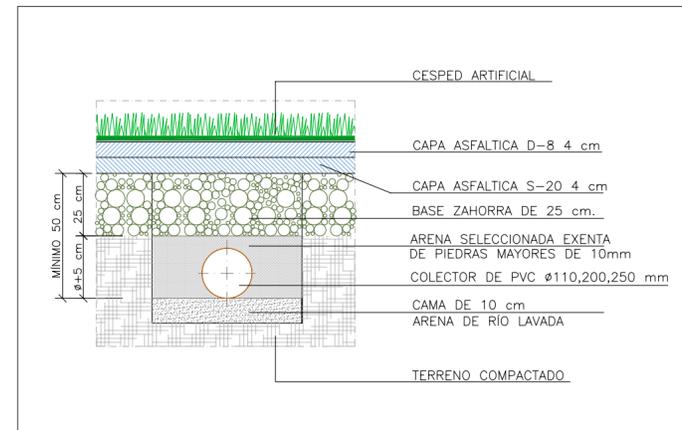

DETALLE DE ZANJA BAJO CESPED
 ESCALA: 1/10

PROYECTO
 PISTA DESCUBIERTA DE FÚTBOL 7
 EN POLIDEPORTIVO MUNICIPAL "LA HOYA"
 AVDA. DE LEVANTE, S/N
 JUMILLA -MURCIA-

EXCMO. AYUNTAMIENTO DE JUMILLA

FASE: BÁSICO+EJECUCIÓN

EXPTE. 14-112009
 FECHA MARZO 2010
 mjc/arada

INSTALACIÓN DE SANEAMIENTO
DETALLES

S/E
 E I/10

IS2
 maría josé cerdá
 arquitectura

VISADO Normal 18/03/2010 158859/13213
 Colegio Oficial de Arquitectos de Murcia
 Autores: MARIA JOSE CERDA TOMAS

El Colegio garantiza la firma digital de los autores